



一层平面图 1:100

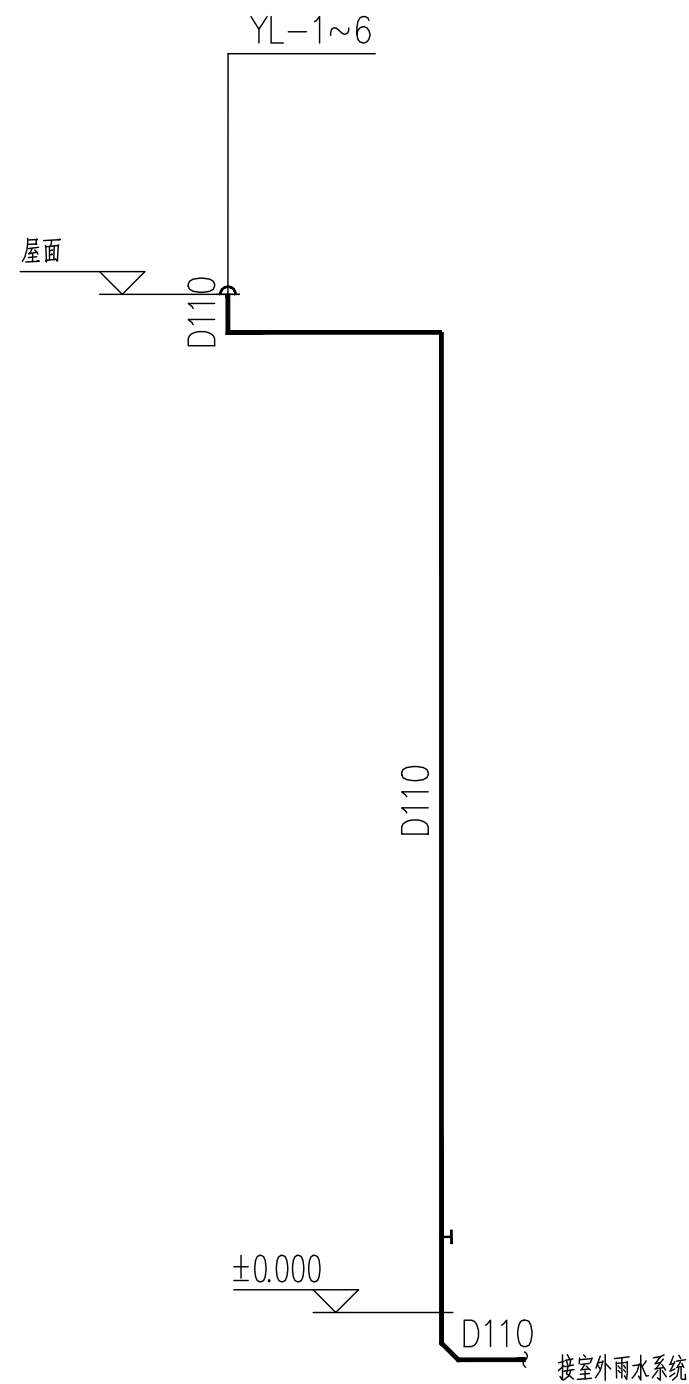

排水系统图

- 注: 1、室外给水横管上设有阀门处均需设阀门井, 给水阀门井施工见05S502第15~34页。  
2、所有穿过伸缩缝、变形缝的管道均应设置管道补偿装置。  
3、所有穿管的墙体或基础上应设置套管, 套管与套管之间的间隙应用柔性防腐、防水材料密封。  
4、室埋地管道应采用延性良好的管材或沿线采用柔性连接。管道与构筑物的连接, 应采用柔性连接构造。  
5、化粪池、检查井等地下给排水构筑物、给排水管道等应红线内设置。  
6、室外检查井井盖应有防盗措施, 检查井、阀门井井盖上应具有属性标识。  
7、所有给排水管道、设备、设施设置明确、清晰的永久性标识。给水、排水、雨水等管道应有不同的标识。

项目负责人	张明	 <b>永州市永南建筑设计院有限公司</b> Yongzhou Yongnan Architectural Design Institute Co., Ltd. 证书编号: A243006087 电话: 0746-5722902	工程号	
专业负责人	陈强		建设单位	江永县供销社社有资产管理有限公司
审定	杨文敏	工程名称	江永县供销社社烟花爆竹仓库(搬迁)工程建设项目	
审核	杨文敏		图别	给排水
校对	陈强	图纸	图号	SS-03
设计	周永强		日期	2025. 06