


地下室通风平面图 1:100

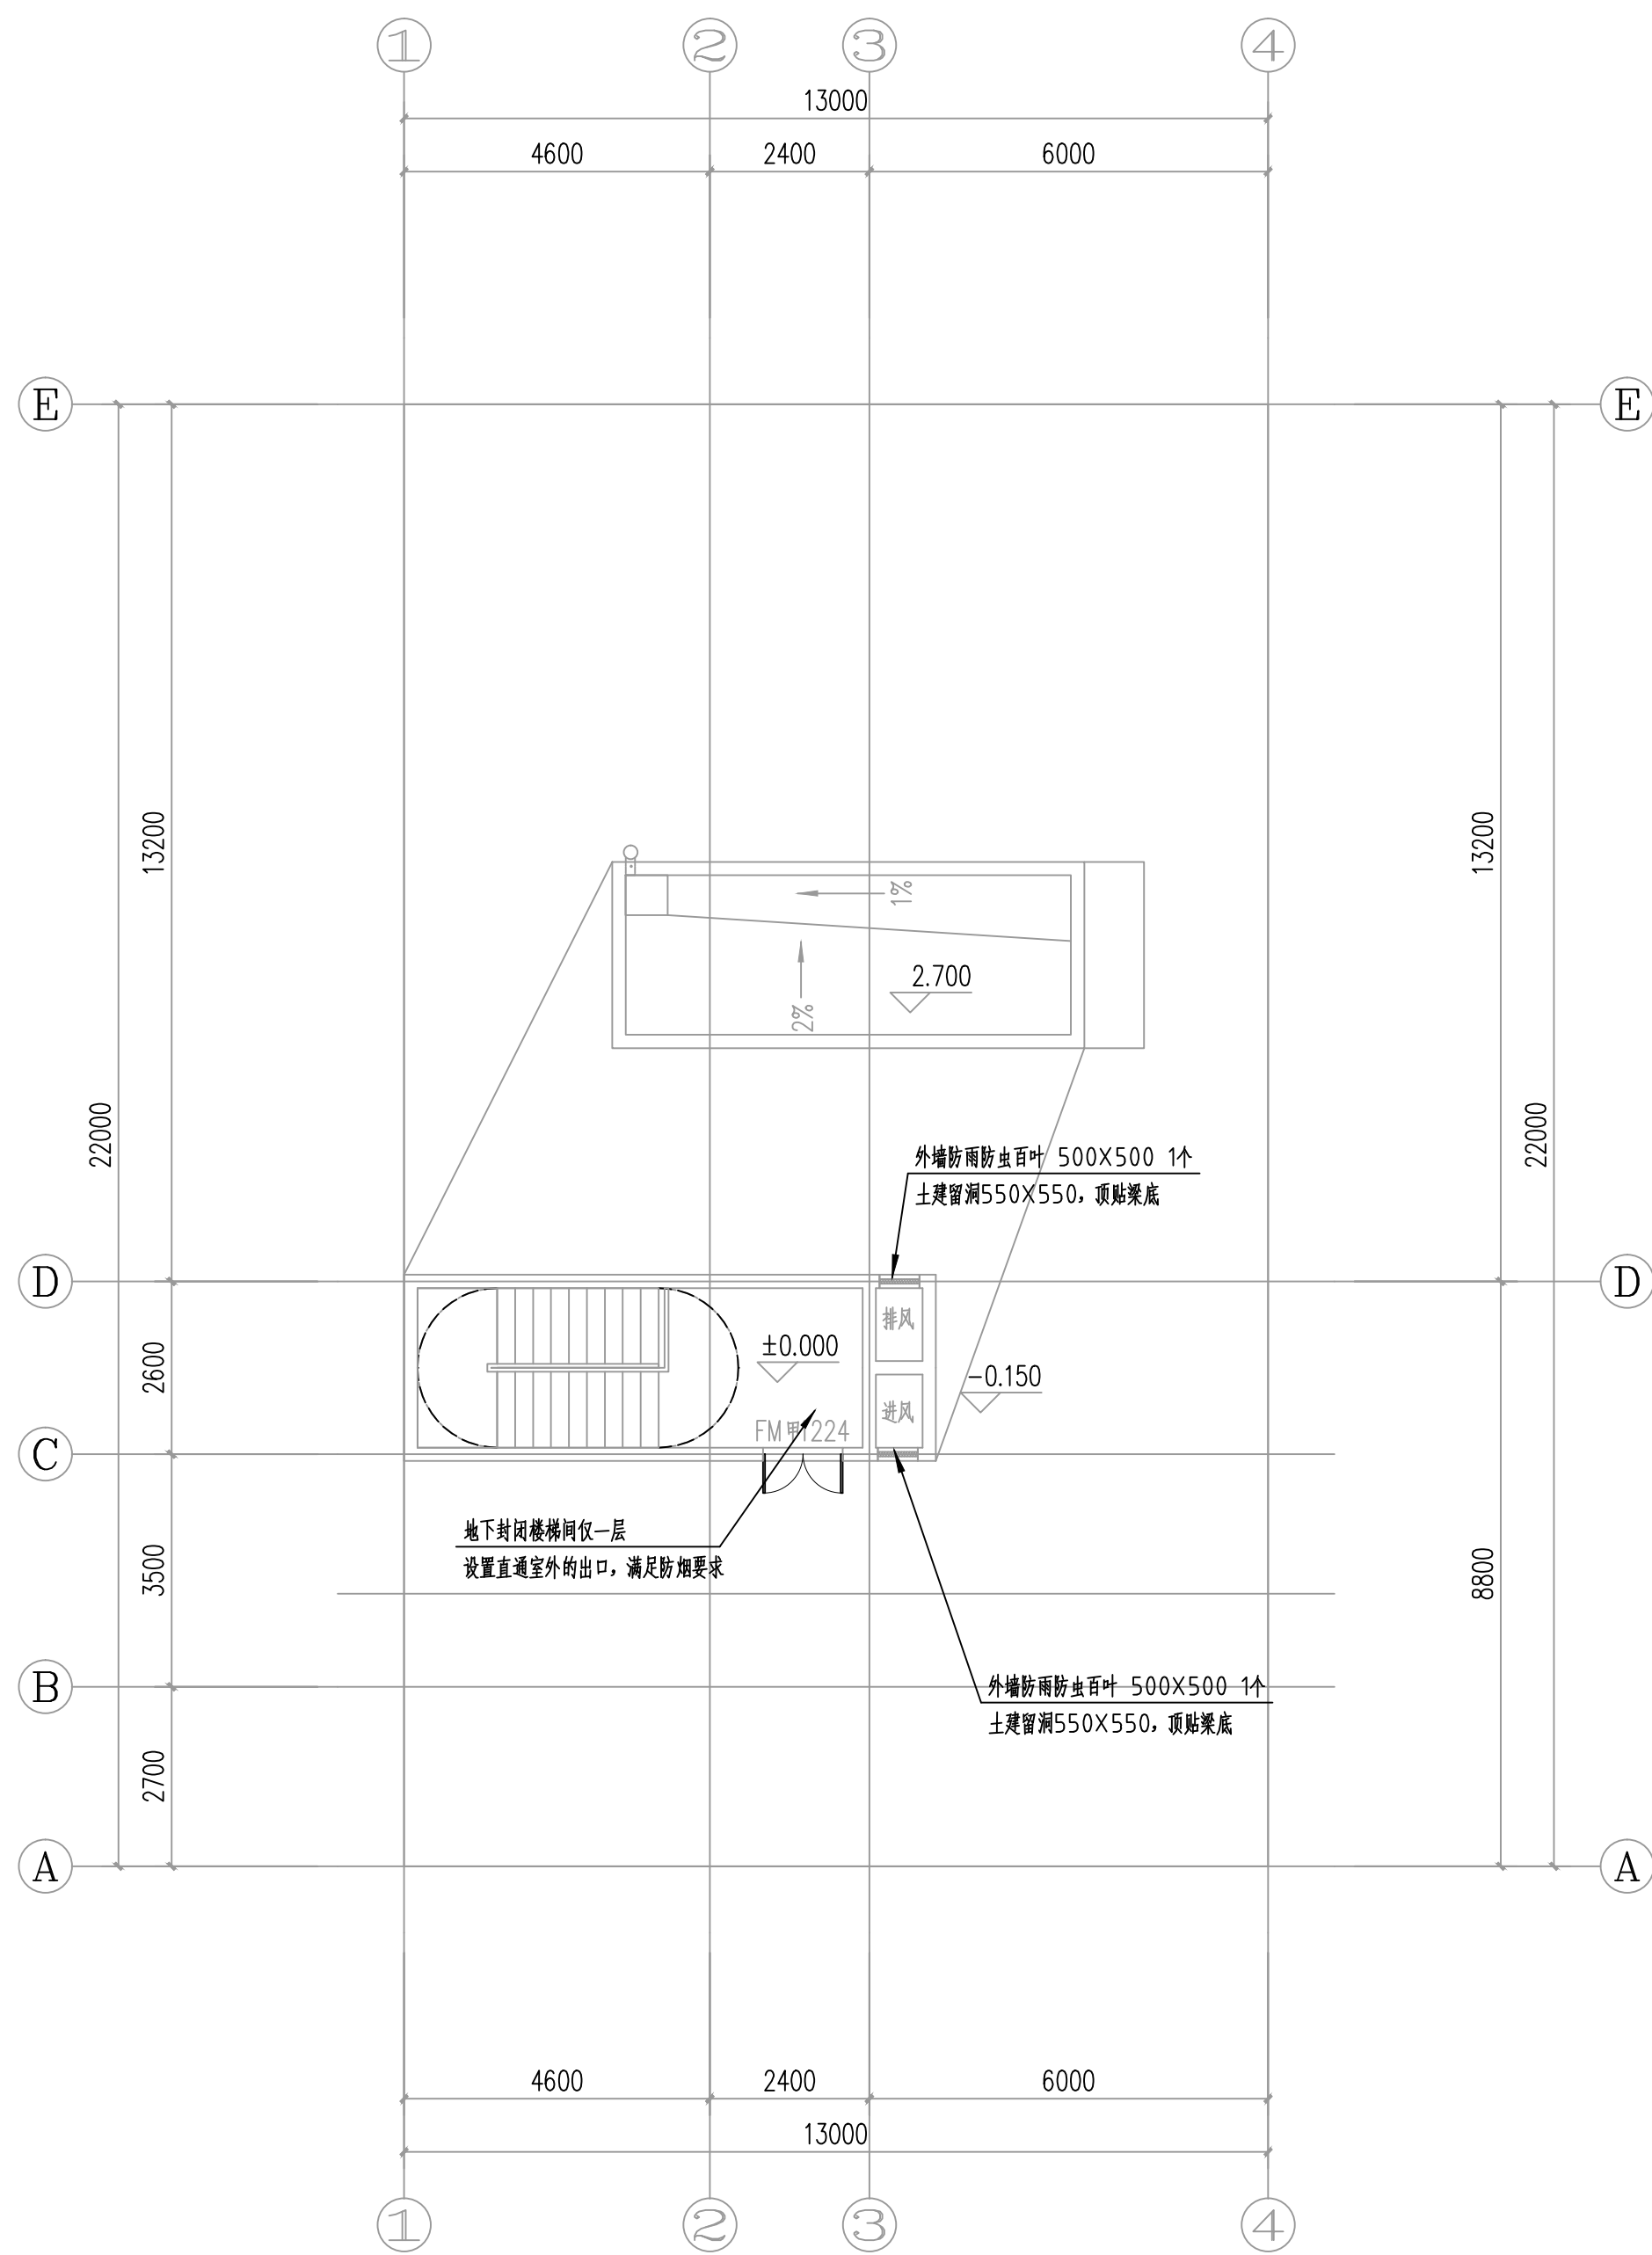

一层通风平面图 1:100

图例

	帆布接头		70°C 防火阀
	单层百叶风口		280°C 排烟防火阀
	风机		电控 70°C 防火阀
	风管止回阀		常开排烟阀 (电动/手动)

主要设备材料表

系统编号 SERIAL No.	名称 TITLE	型号及规格 TYPE & SPECIFICATIONS	单位 UNIT	数量 AMOUNT	附注 NOTE
PF-1/SF-1	斜流风机 №2.8	风量: 2178m³/h 全压: 132Pa 功率: 0.25KW 重量: 27kg	台	2	

注: 风机效率不应低于现行国家标准《通风机能效限定值及能效等级》GB 19761-2020 规定的通风机能效等级的2级, 选用平时风机效率均应大于80%。

项目负责人	陈明		永州市永南建筑设计院有限公司 Yongzhou Yongnan Architectural Design Institute Co., Ltd.		工程号	施工图
专业负责人	陈明					
审定	曾凡文	建设单位	江永县供销社社有资产管理有限责任公司		阶段	施工图
审核	曾凡文	工程名称	江永县供销社社有资产管理有限责任公司新建(搬迁)工程(项目一)消防水泵房		图别	暖通
校对	何继斌	图 纸	地下室通风平面图、一层通风平面图		图号	NS-02
设计	陈明	日期	2025.09			